


OCZYSZCZALNIA ŚCIEKÓW O PRZEPUSTOWOŚCI Q=125m³/d
WE WSI GODZIESZE MAŁE, GM. GODZIESZE WIELKIE

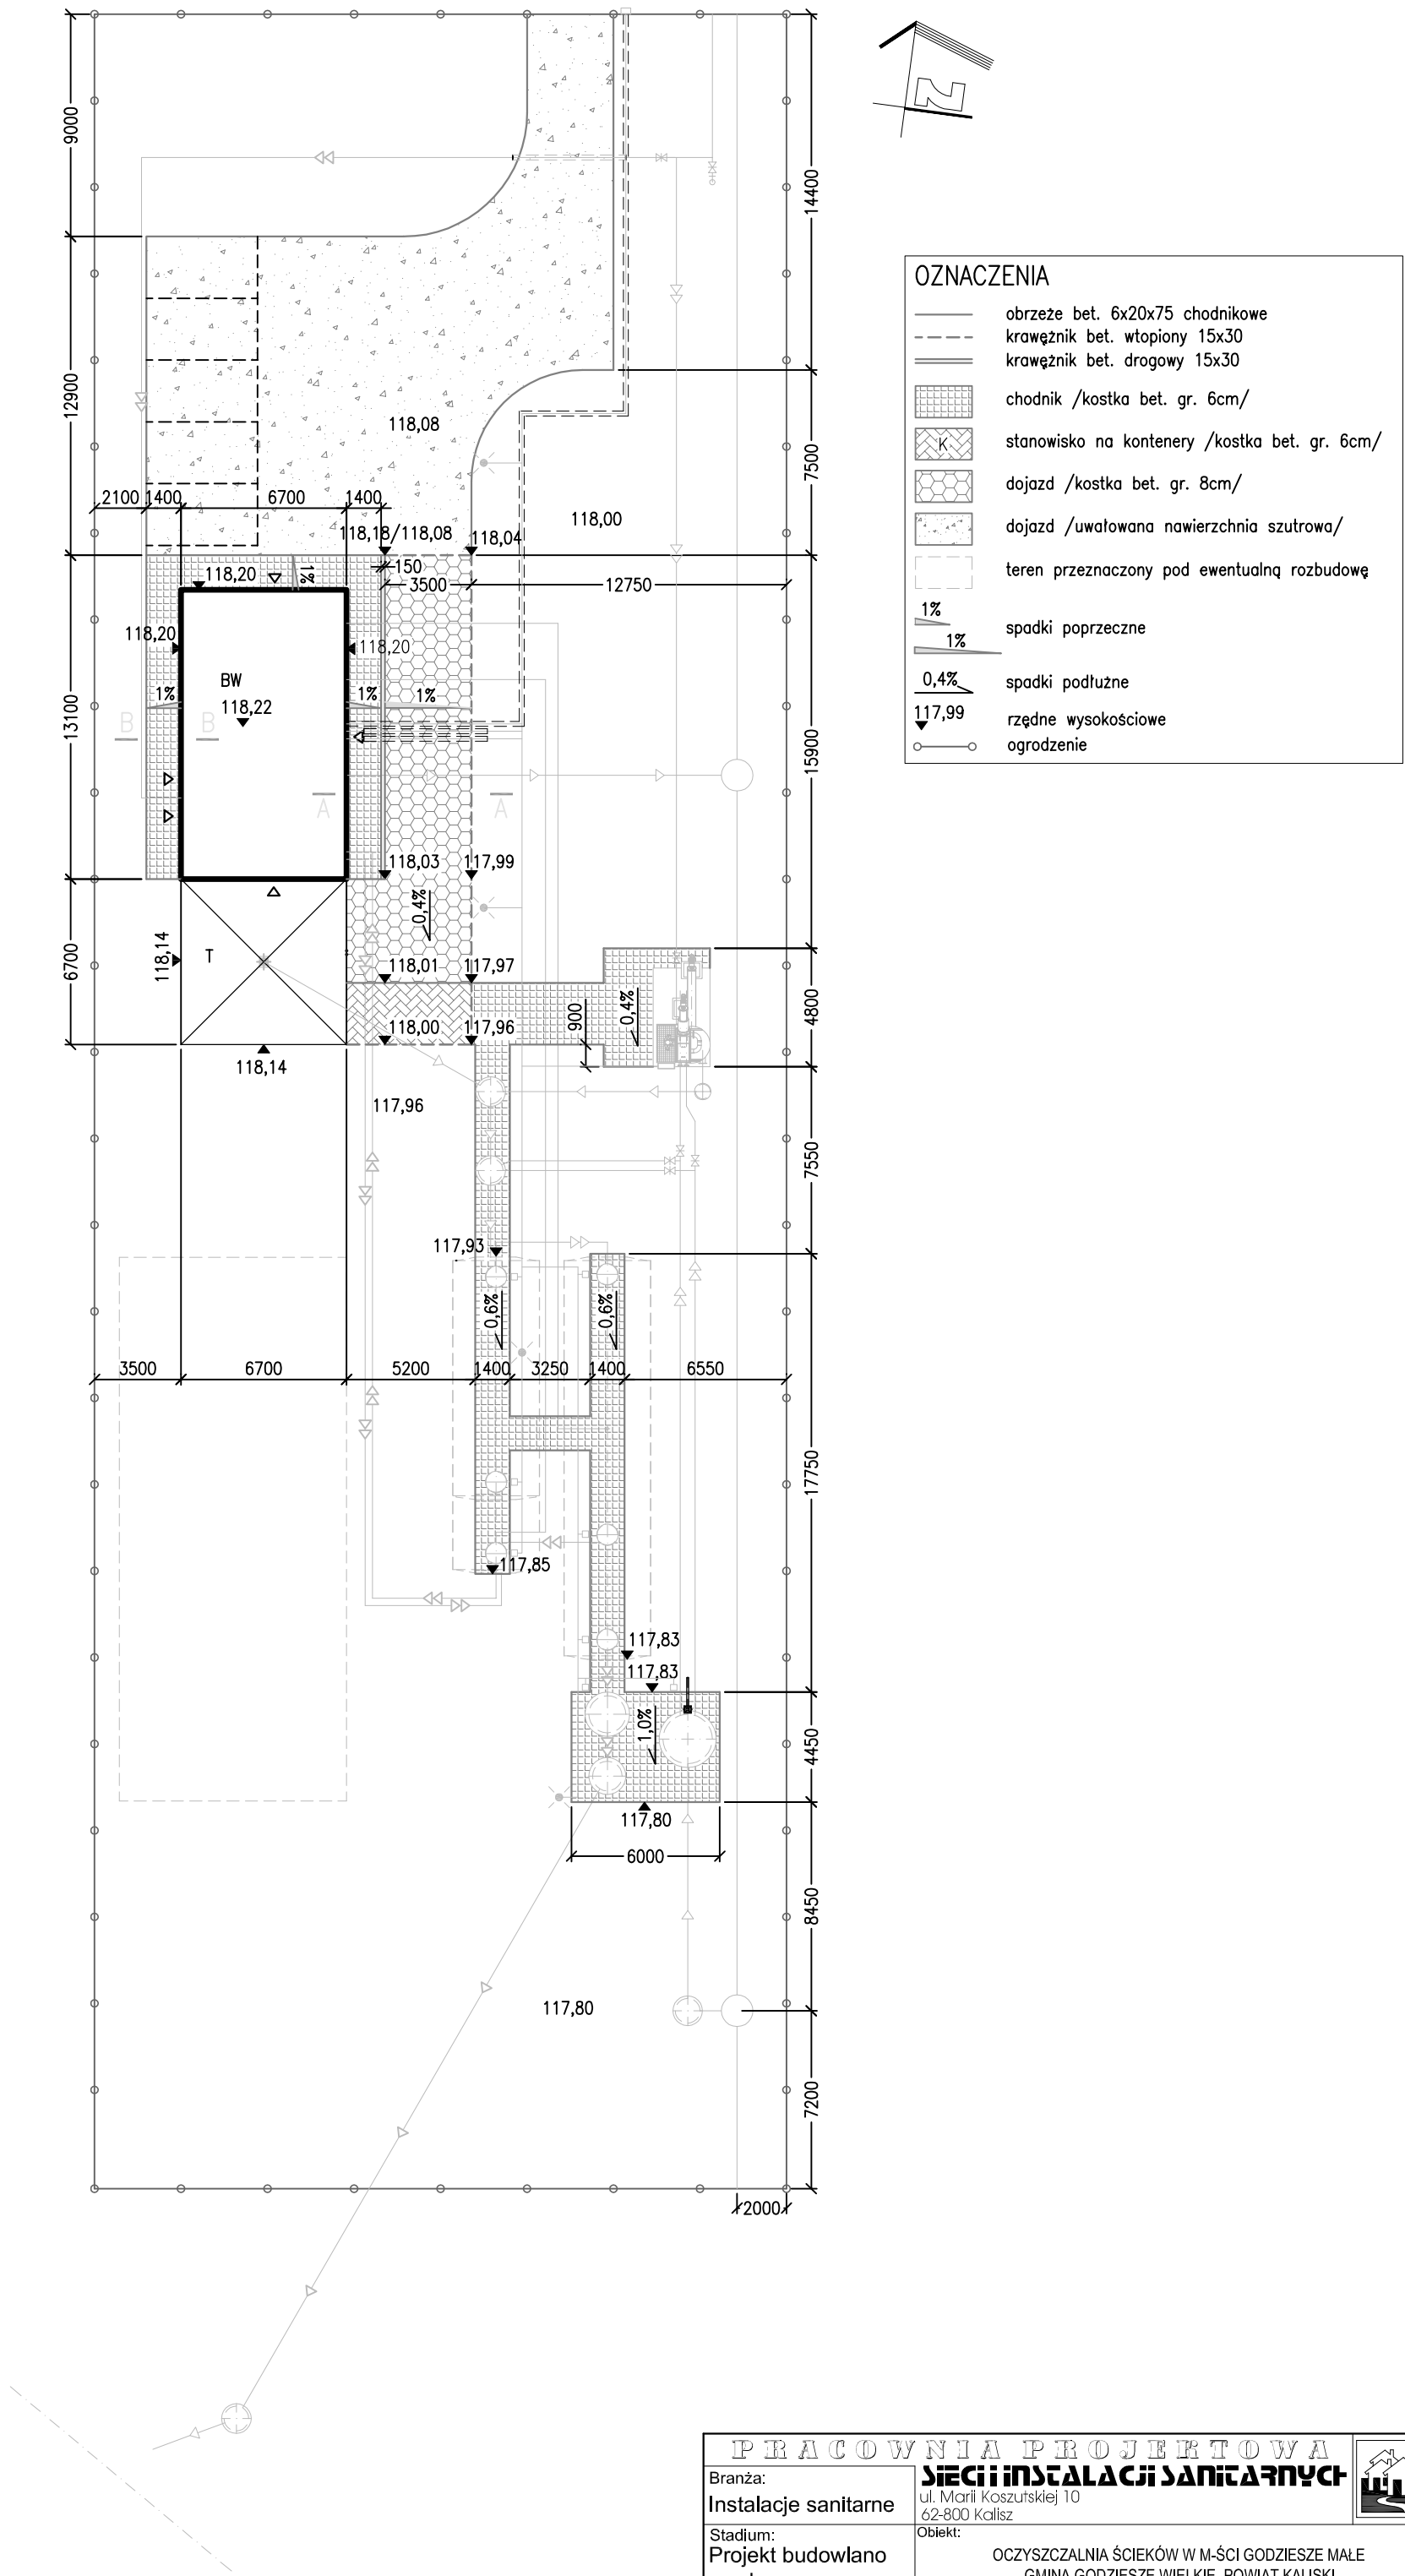

PRACOWNIA PROJEKTOWA			
Branża: Instalacje sanitarne	Sieci instalacji sanitarnych		
Stadium: Projekt budowlano - wykonawczy	Obiekt: OCZYSZCZALNIA ŚCIEKÓW W M-ŚCI GODZIESZE MAŁE GMINA GODZIESZE WIELKIE, POWIAT KALISKI		
Opracował: mgr inż. A. Lisiecki <small>Nr BN-10.8/40/82; WKPiS/2838/01</small>	Podpis:	Investor: Gmina Godziesze Wielkie ul. 11 Listopada 10 62-872 Godziesze Małe	Data: 07.2012r.
Projektował: mgr inż. S. Lisiecki <small>Nr 7131-7132/172/PW/2002; WKPiS/00101/03</small>	Podpis:	Temat rysunku: PROJEKT ZAGOSPODAROWANIA TERENU - drogi i chodniki	Skala: 1:250
Sprawił: mgr inż. M. Lisiecka <small>WKPiS/0091/PWOS/05, WKPiS/0407/05</small>	Podpis:		Nr rys. 4