


A	B	C	D	E	F	G	H	I	J	K
---	---	---	---	---	---	---	---	---	---	---

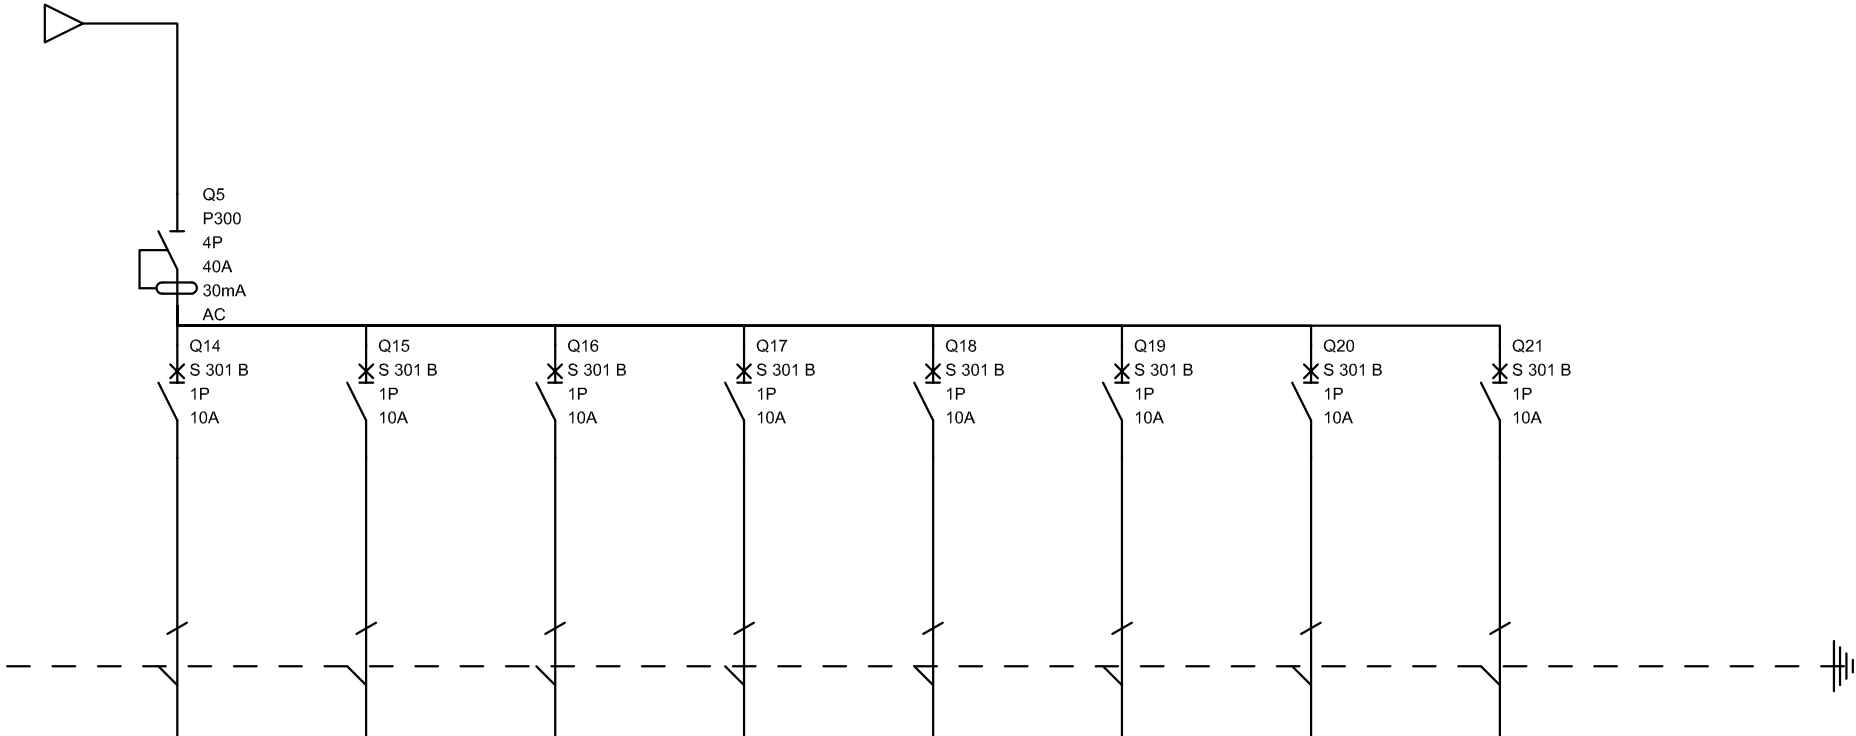

Oznaczenia aparatów	Q14	Q15	Q16	Q17	Q18	Q19	Q20	Q21	
Opis	oświetlenie pomieszczenie 1,29b	oświetlenie pomieszczenie 1,30 1,29c 1,29d 1,29e	oświetlenie pomieszczenie 1,29a biblioteka	oświetlenie pomieszczenie 1,29a sala komputerowa	oświetlenie pomieszczenie 1,24	oświetlenie pomieszczenie 1,27 1,28			
Moc	0,5	0,5	1,0	0,5	0,2	0,3			

Niniejsze opracowanie zostało wykonane za pomocą licencjonowanego oprogramowania
AUTOCAD LT 2009 nr seryjny: 349-09198654

ROZDZIELNICA BIBLIOTEKI RGB

Skala:
1:100

Stadium:
PROJEKT BUDOWLANY

Branda:
ELEKTRYCZNA

Data:
GRUDZIEŃ 2009

Nazwa obiektu:
BUDYNEK PRZEDSZKOLA

Adres obiektu:
62 - 872 Godziesze Małe, ul. Kosmowa, ul. Kordeckiego
Godziesze Wielkie dz. nr 296/9, 297/9

Projektant:
mgr inż. Zdzisław Stachowiak upr.nr UAN-7342-8/93
UPRAWNIENIA BUDOWLANE BEZ OGRANICZEŃ DO PROJEKTOWANIA I KIEROWANIA ROBOTAMI BUDOWLANYMI W ZAKRESIE: SECI I INSTALACJI ELEKTRYCZNYCH

Podpis:

Asystent proj.:
mgr inż. Grzegorz Kokot

Podpis:

Sprawdzający:
mgr inż. Roman Stachowiak upr. nr AU.F-1-4-100/78;
UPRAWNIENIA BUDOWLANE BEZ OGRANICZEŃ DO PROJEKTOWANIA I KIEROWANIA ROBOTAMI BUDOWLANYMI W ZAKRESIE: INSTALACJI ELEKTRYCZNYCH

Podpis:

ASP-96 ARCHITEKTONICZNE STUDIO PROJEKTOWE
mgr inż. arch. PAWEŁ A. WOŹNIAK
ul. Majdan 1/10, 63-400 Ostrow Wielkopolski, tel. 62 735 2773, fax. 62 735 9283, e-mail: asp-96@wp.pl

Rys. nr:
11 c