


A	B	C	D	E	F	G	H	I	J	K
---	---	---	---	---	---	---	---	---	---	---

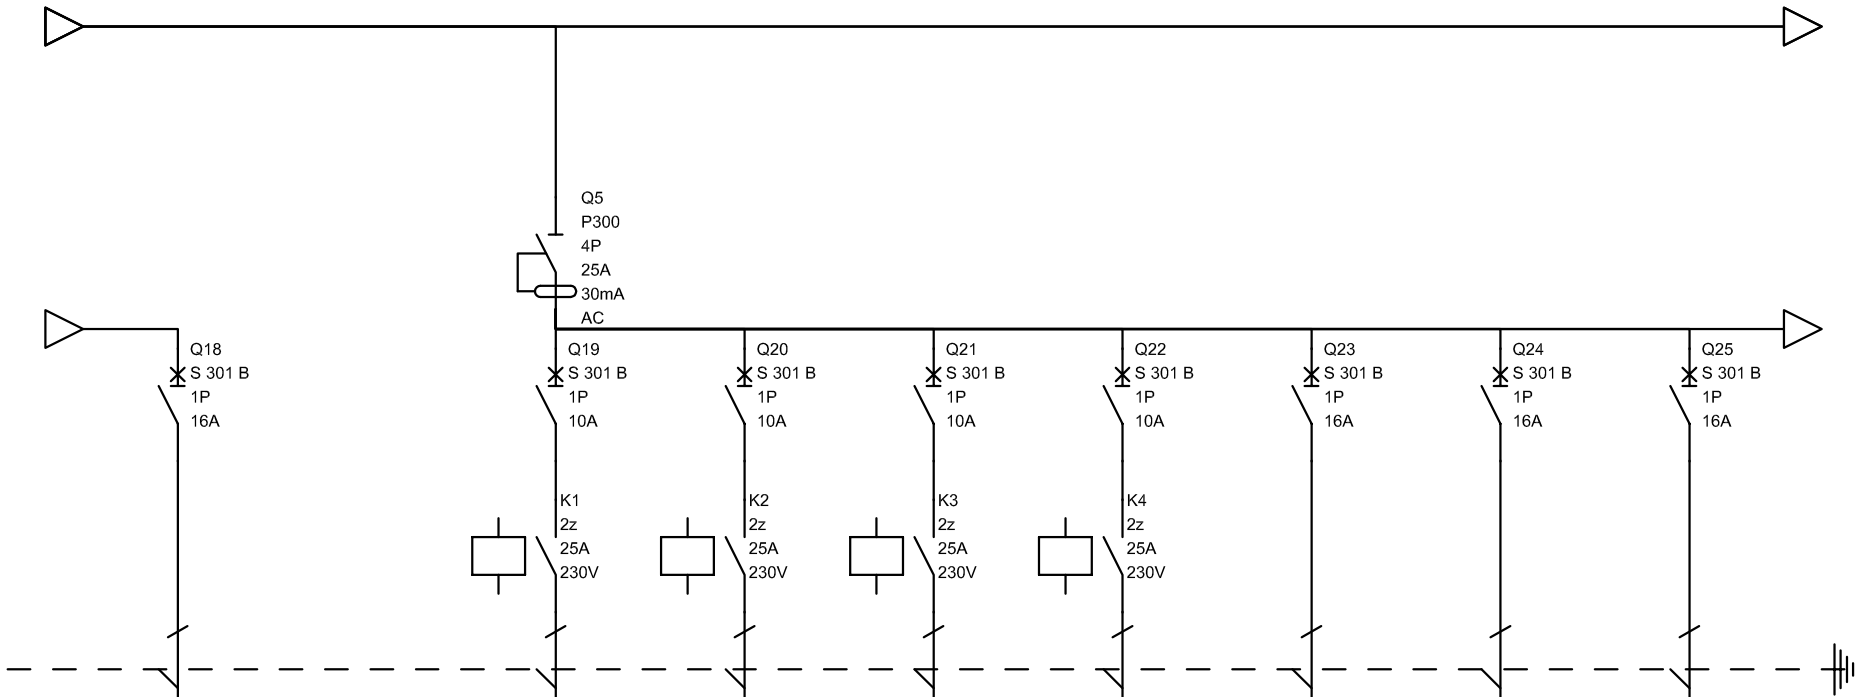

Oznaczenia aparatów	Q18		Q19	Q20	Q21	Q22	Q23	Q24	Q25
Opis	gniazda pomieszczenie 1,1		wentylator pomieszczenie 1,14b	wentylator pomieszczenie 1,14b	wentylator pomieszczenie 1,14b	wentylator pomieszczenie 1,14b	gniazda pomieszczenie 1,3 1,4	gniazda pomieszczenie 1,22	rezerwa
Moc	0,4		0,1	0,1	0,1	0,1	0,6	1,0	

Niniejsze opracowanie zostało wykonane za pomocą licencjonowanego oprogramowania AUTOCAD LT 2009 nr seryjny: 349-09198654

ROZDZIELNICA PRZYZIEMIA RGP

Skala: 1:100

Stadium: PROJEKT BUDOWLANY

Branża: ELEKTRYCZNA

Data: GRUDZIEŃ 2009

Nazwa obiektu:

BUDYNEK PRZEDSZKOLA

Adres obiektu:

62 - 872 Godziesze Małe, ul. Kosmowa, ul. Kordeckiego Godziesze Wielkie dz. nr 296/9, 297/9

Projektant:

mgr inż. Zdzisław Stachowiak upr.nr UAN-7342-8/93
UPRAWNIENIA BUDOWLANE BEZ OGRANICZEN DO PROJEKTOWANIA I KIEROWANIA ROBOTAMI BUDOWLANYMI W ZAKRESIE SIECI I INSTALACJI ELEKTRYCZNYCH

Podpis:

Asystent proj.:

mgr inż. Grzegorz Kokot

Podpis:

Sprawdzający:

mgr inż. Roman Stachowiak upr. nr AU.F-1-4-100/78;
UPRAWNIENIA BUDOWLANE BEZ OGRANICZEN DO PROJEKTOWANIA I KIEROWANIA ROBOTAMI BUDOWLANYMI W ZAKRESIE INSTALACJI ELEKTRYCZNYCH

Podpis:

ASP-96 ARCHITEKTONICZNE STUDIO PROJEKTOWE

mgr inż. arch. PAWEŁ A. WOŹNIAK

ul. Majdan 1/10, 63-400 Ostrów Wielkopolski, tel. 62 735 2773, fax. 62 735 9283, e-mail: asp-96@wp.pl

Rys. nr 13 c