


A	B	C	D	E	F	G	H	I	J	K
---	---	---	---	---	---	---	---	---	---	---

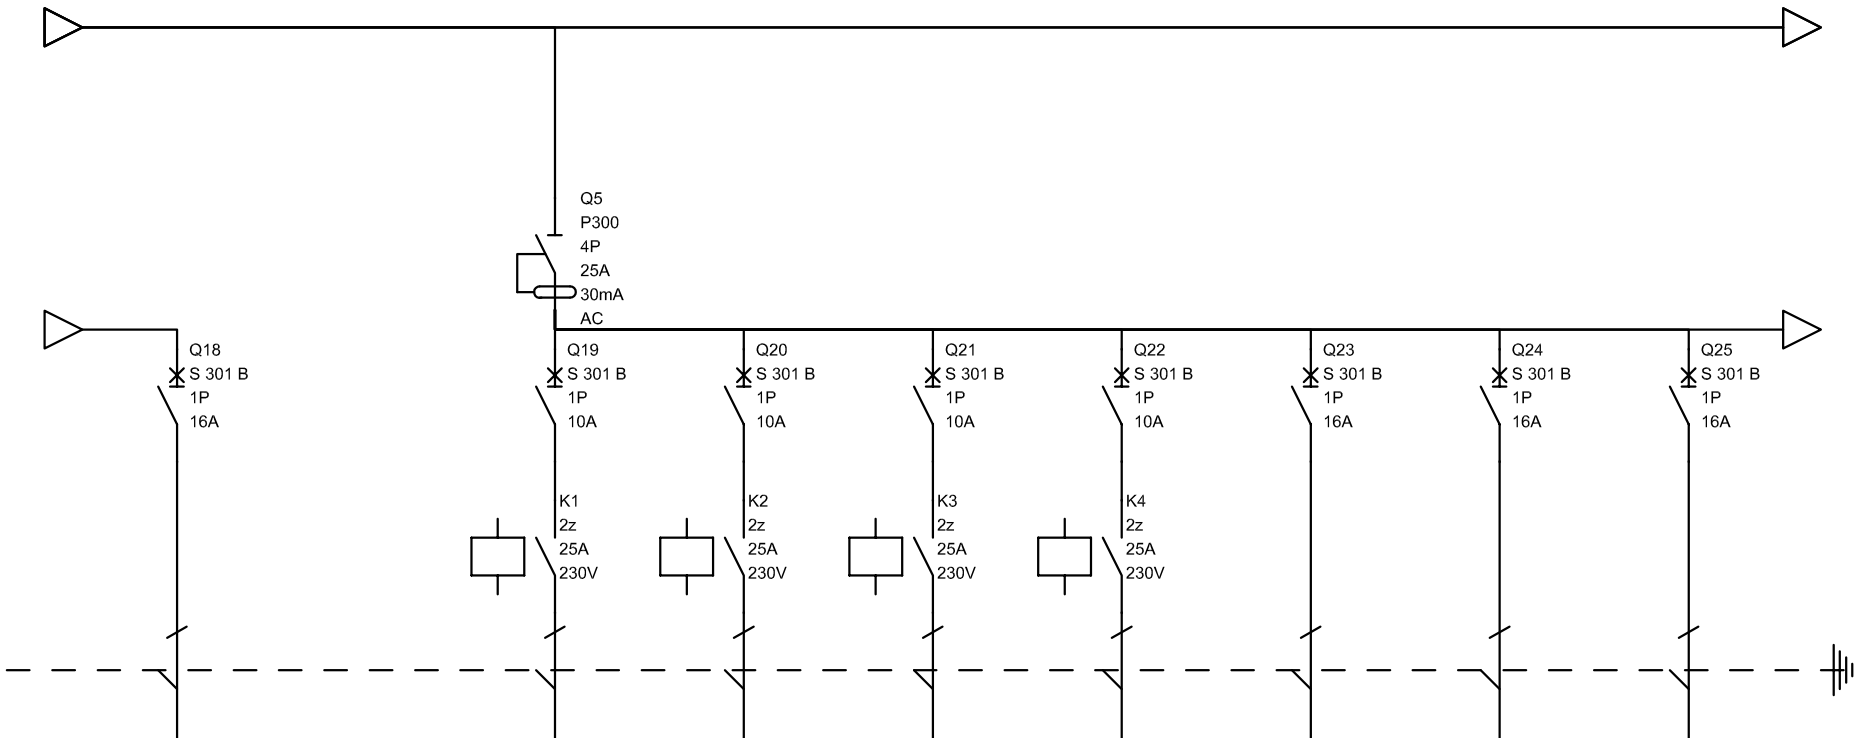

Oznaczenia aparatów	Q18		Q19	Q20	Q21	Q22	Q23	Q24	Q25
Opis	gniazda pomieszczenie 2,9 2,10 2,11c 2,11d		wentylator pomieszczenie 2,2b	wentylator pomieszczenie 2,3b	wentylator pomieszczenie 2,4b	wentylator pomieszczenie 2,5b	rezerwa	rezerwa	rezerwa
Moc	0,8		0,1	0,1	0,1	0,1			

Niniejsze opracowanie zostało wykonane za pomocą licencjonowanego oprogramowania
AUTOCAD LT 2009 nr seryjny: 349-09198654

ROZDZIELNICA NA PIĘTRZE RGPi

Skala:
1:100

Stadium:
PROJEKT BUDOWLANY

Branża:
ELEKTRYCZNA

Data:
GRUDZIEŃ 2009

Nazwa obiektu:
BUDYNEK PRZEDSZKOLA

Adres obiektu:
62 - 872 Godziesze Małe, ul. Kosmowa, ul. Kordeckiego
Godziesze Wielkie dz. nr 296/9, 297/9

Projektant:
mgr inż. Zdzisław Stachowiak upr.nr UAN-7342-8/93
UPRAWNIENIA BUDOWLANE BEZ OGRANICZEN DO PROJEKTOWANIA
I KIEROWANIA ROBOTAMI BUDOWLANYMI W ZAKRESIE SIECI
I INSTALACJI ELEKTRYCZNYCH

Asystent proj.:
mgr inż. Grzegorz Kokot

Sprawdzający:
mgr inż. Roman Stachowiak upr. nr AU.F-1-4-100/78;
UPRAWNIENIA BUDOWLANE BEZ OGRANICZEN DO PROJEKTOWANIA I KIEROWANIA
ROBOTAMI BUDOWLANYMI W ZAKRESIE INSTALACJI ELEKTRYCZNYCH

Podpis:

Podpis:

Podpis:

ASP-96 ARCHITEKTONICZNE STUDIO PROJEKTOWE
mgr inż. arch. PAWEŁ A. WOŹNIAK
ul. Majdan 1/10, 63-400 Ostrów Wielkopolski, tel. 62 735 2773, fax. 62 735 9283, e-mail: asp-96@wp.pl

Rys. nr
14 c